



POÇO SUMIDOURO

PLANTA BAIXA

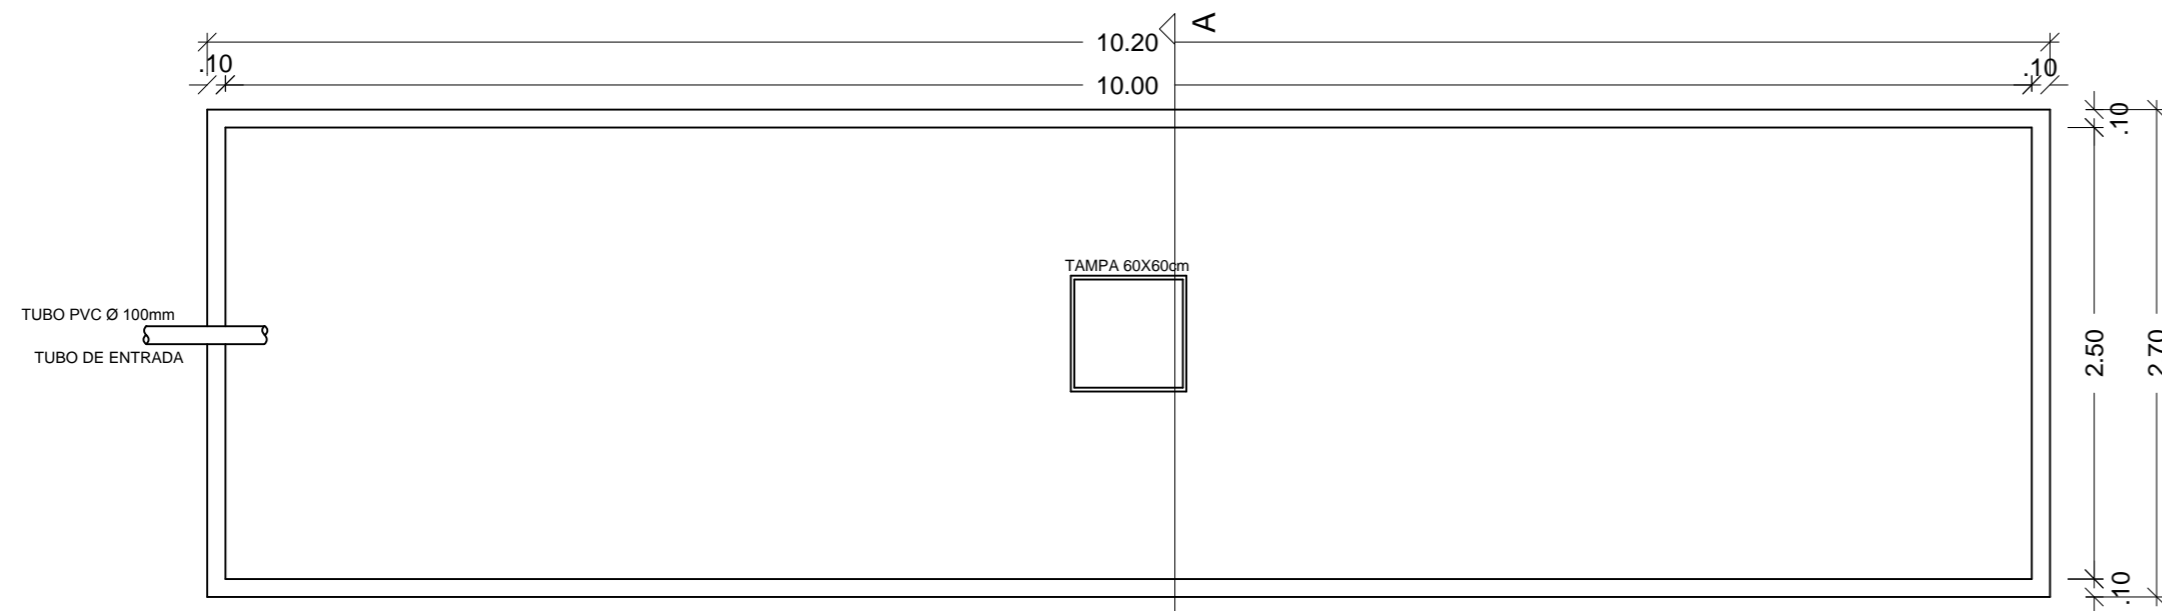


CORTE AA

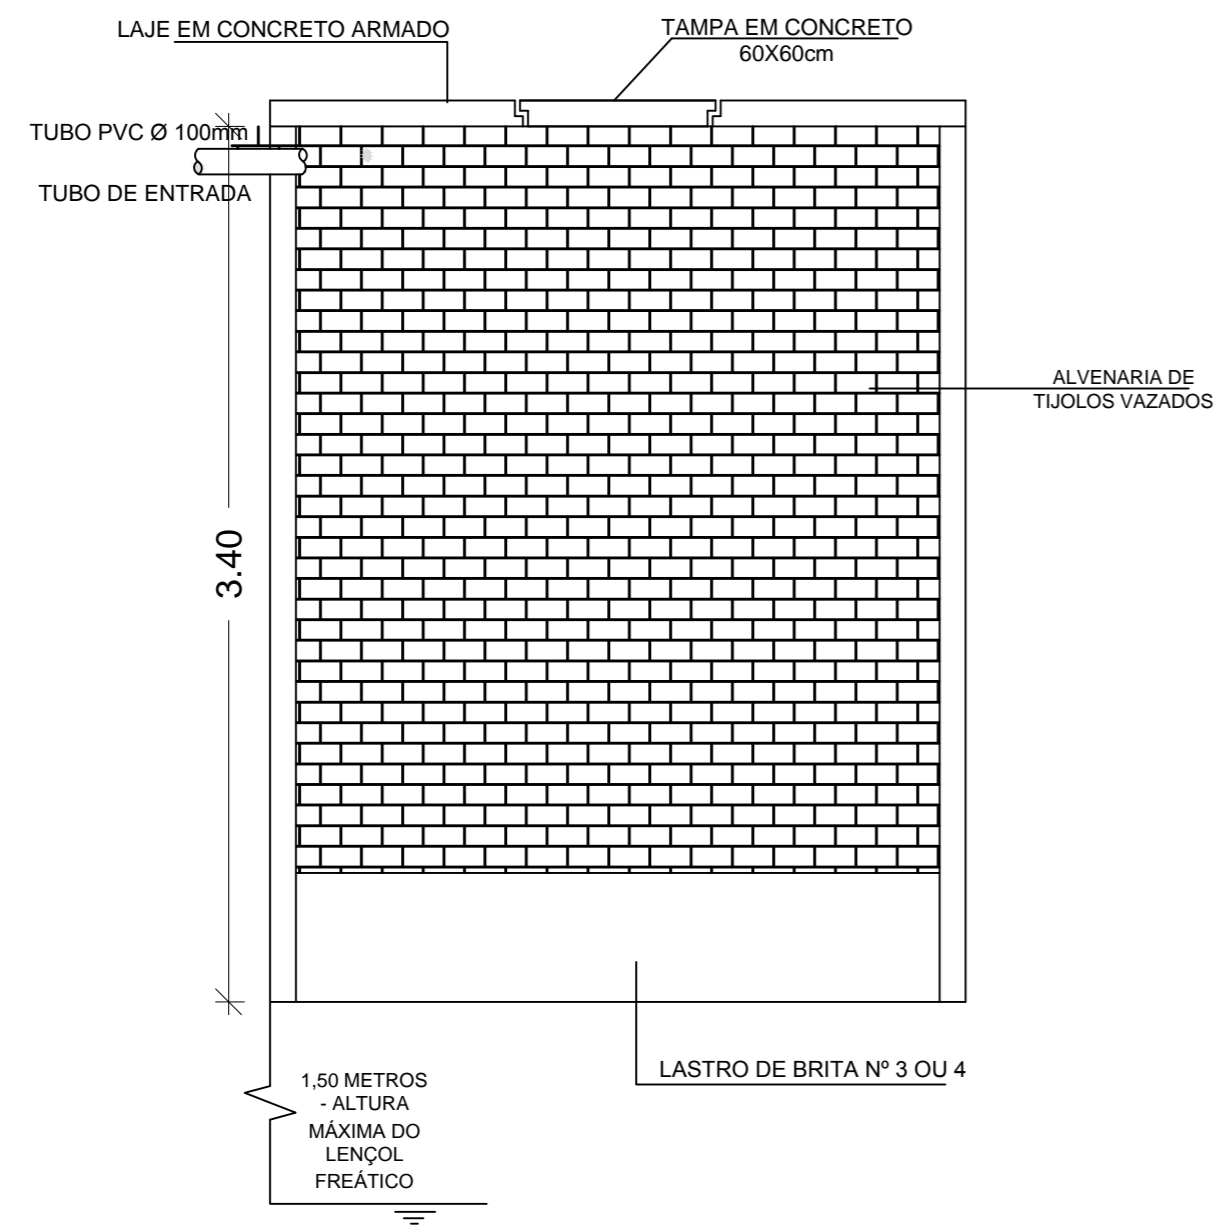


FOSSA SÉPTICA

PLANTA BAIXA

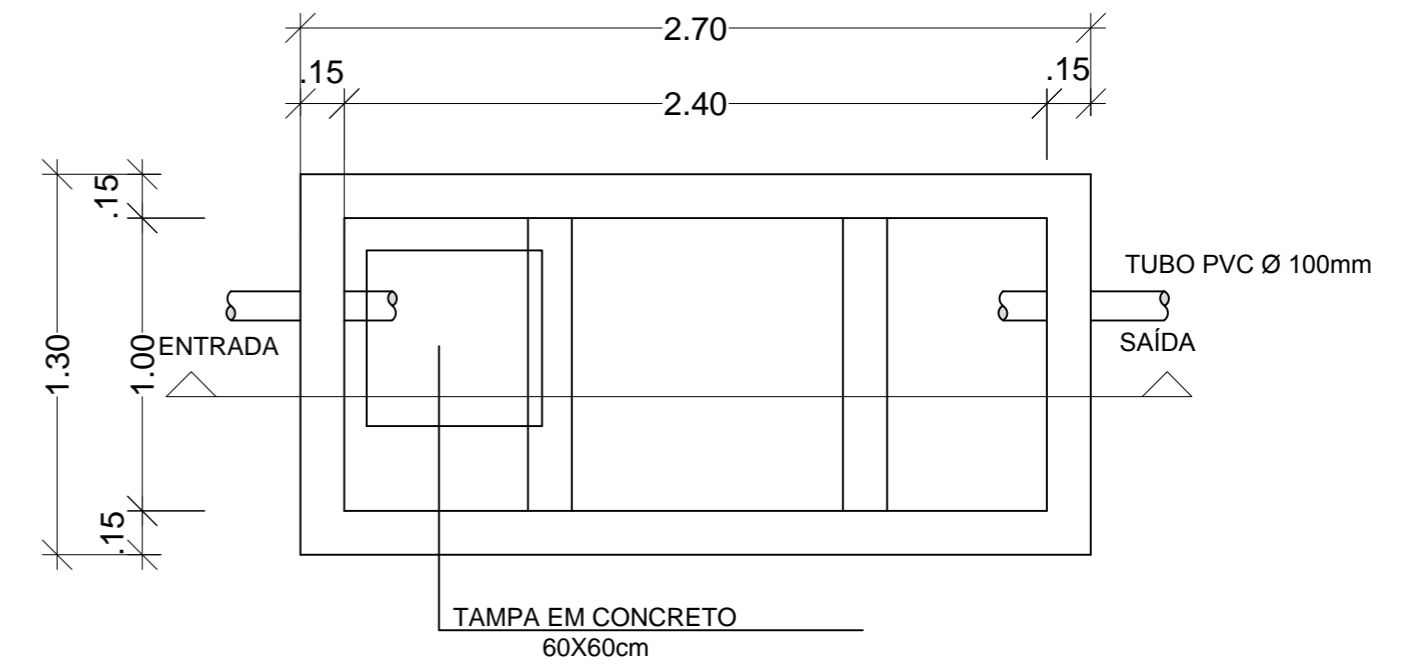


TAMPA EM CONCRETO
60X60cm

CORTE AA

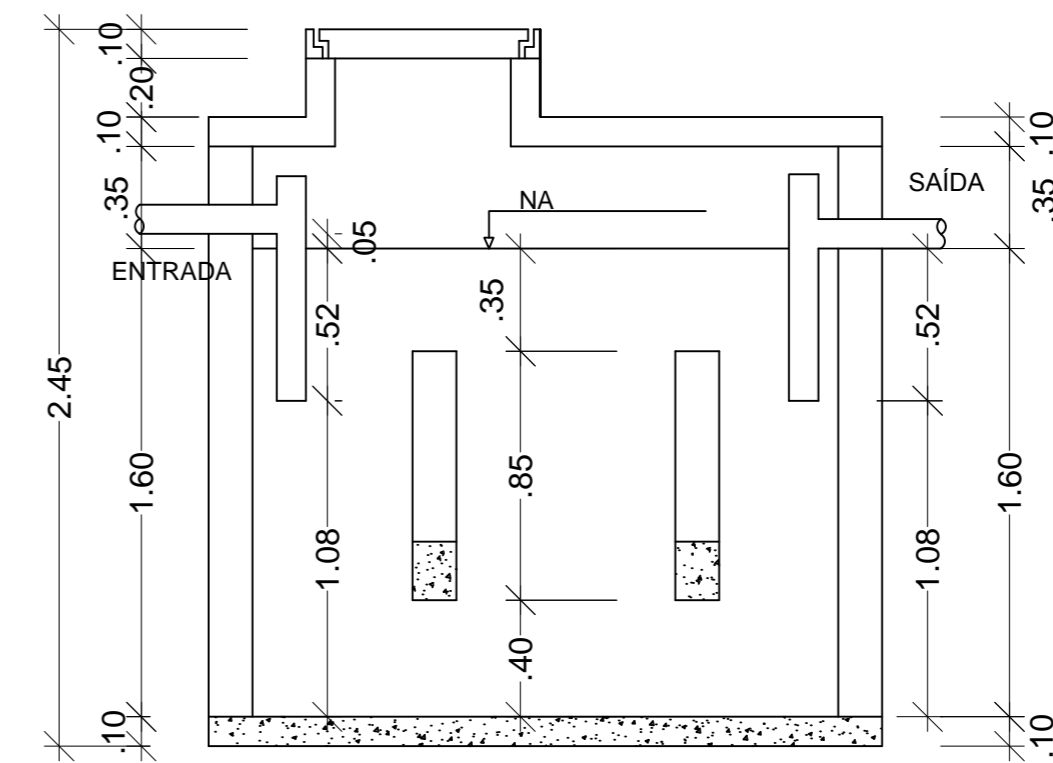

A CADA PERÍODO DE UM ANO DE USO DA FOSSA SÉPTICA DEVE SER REMOVIDO O LODO DIGERIDO, QUE PODE SER ENTERRADO (REMOÇÃO ATRAVÉS DE BOMBAS). PARA EVITAR ODORES DECORRENTES DO INÍCIO DO TRATAMENTO DOS ESGOTOS NA FOSSA SÉPTICA, O PROCESSO DE DECOMPOSIÇÃO DEVE SER ATIVADO INTRODUZIDO DE 50 A 100 LITROS DE LODO EM DIGESTÃO, PROVENIENTES DE OUTRA FOSSA OU A MESMA QUANTIDADE DE SOLO RICO EM HUMOS. QUANDO A FOSSA SÉPTICA EM FUNCIONAMENTO APRESENTAR MAUS ODORES, DEVE SER COLOCADA UMA SUBSTÂNCIA ALCALINIZANTE, A CAL, POR EXEMPLO.

Ao executar o projeto hidrossanitário, observar instalações do projeto Pluvial e PPCI.

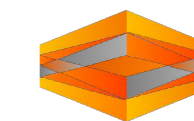

BERARDI
ENGENHARIA
& CONSTRUÇÃO

BERARDI ENGENHARIA & CONSTRUÇÕES LTDA.

Rua Capitão Eleutério, 610, Sala 406, Edifício Centro Executivo, Passo Fundo/RS 99010-060
berardiengenharia@gmail.com (54)3313 9870 - (54) 99994 0837
CNPJ: 13.425.382/0001-47

RESPONSÁVEL TÉCNICO:

CONTRATANTE:

Jean Berardi Manica
Engº Civil CREA-RS 133.545-D

Prefeitura Municipal de Jóia
Cnpj: 89.650.121/0001-92

PROJETO:

CENTRO ADMINISTRATIVO MUNICIPAL DE JÓIA

CONTEÚDO DA PRANCHA:

DETALHAMENTO DA FOSSA SÉPTICA E SUMIDOURO

ENDEREÇO DA OBRA:

Rua Dr. Edmar Kruehl - Nº 188 - Centro - Jóia/RS

PRANCHA:

H - 02

DESENHO:
Bruna Berardi

ESCALA:
1/75

DATA:
Agosto de 2017

ÁREA DO PROJETO:
1139.11m²

DIREITOS AUTORAIS RESERVADOS CONFORME ARTIGO 184 DO CÓDIGO PENAL, LEI 9610 DE 19/02/1998 E RESOLUÇÃO CONFEA 205/71